




PLANTA BAIXA LAZER
Escala 1/50

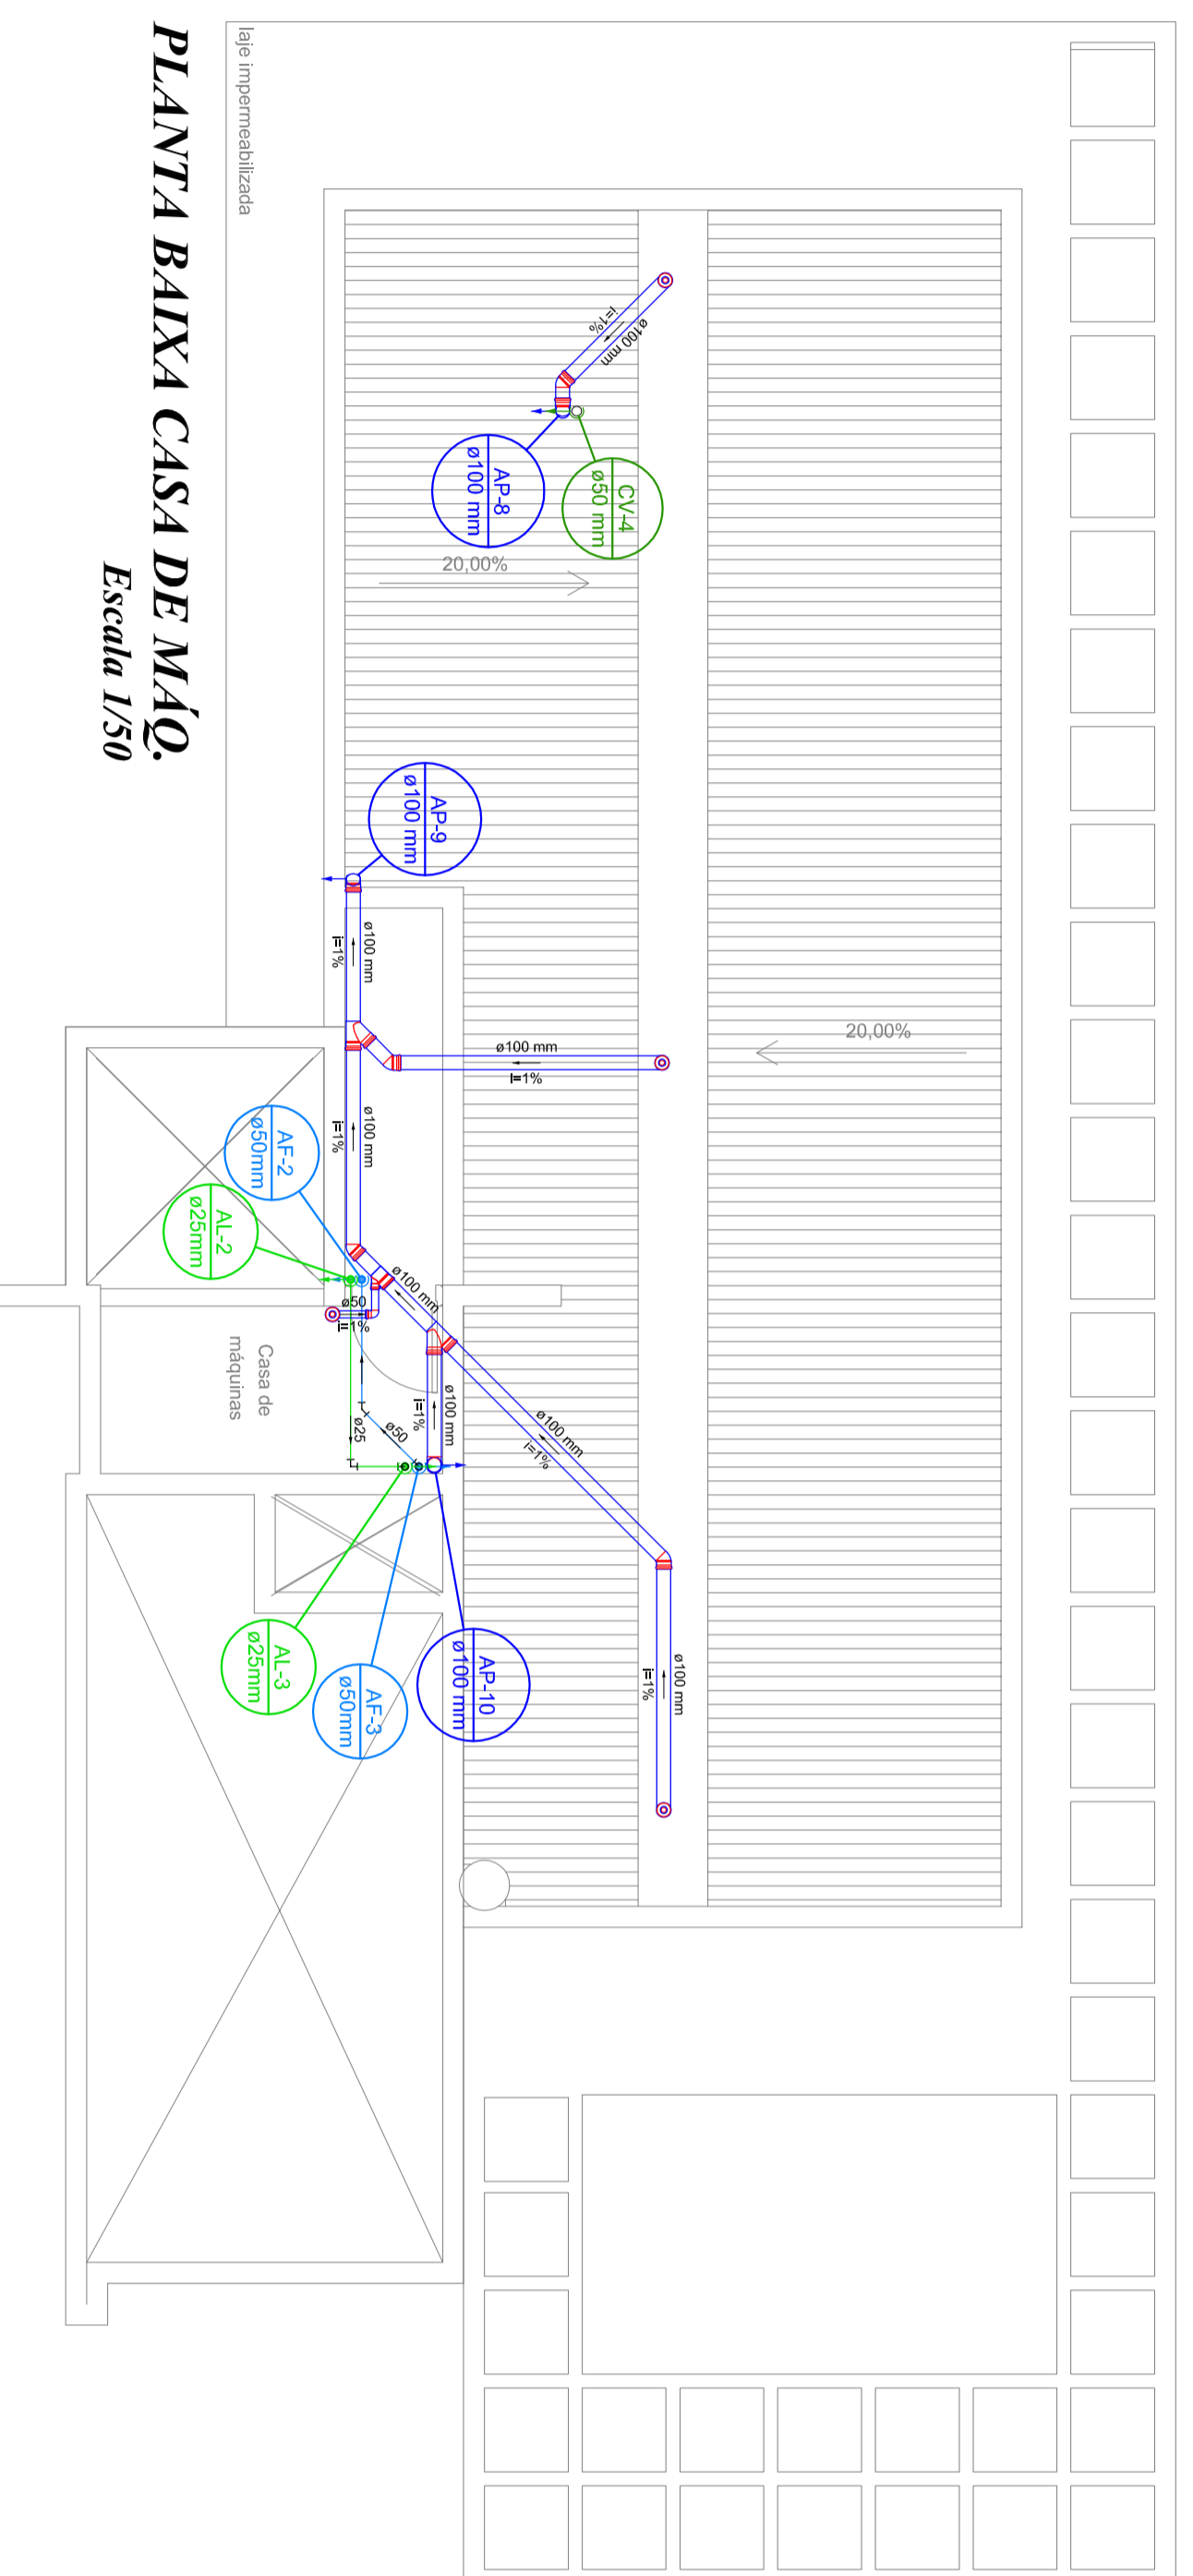


PLANTA BAIXA CASA DE MÃO.
Escala 1/50

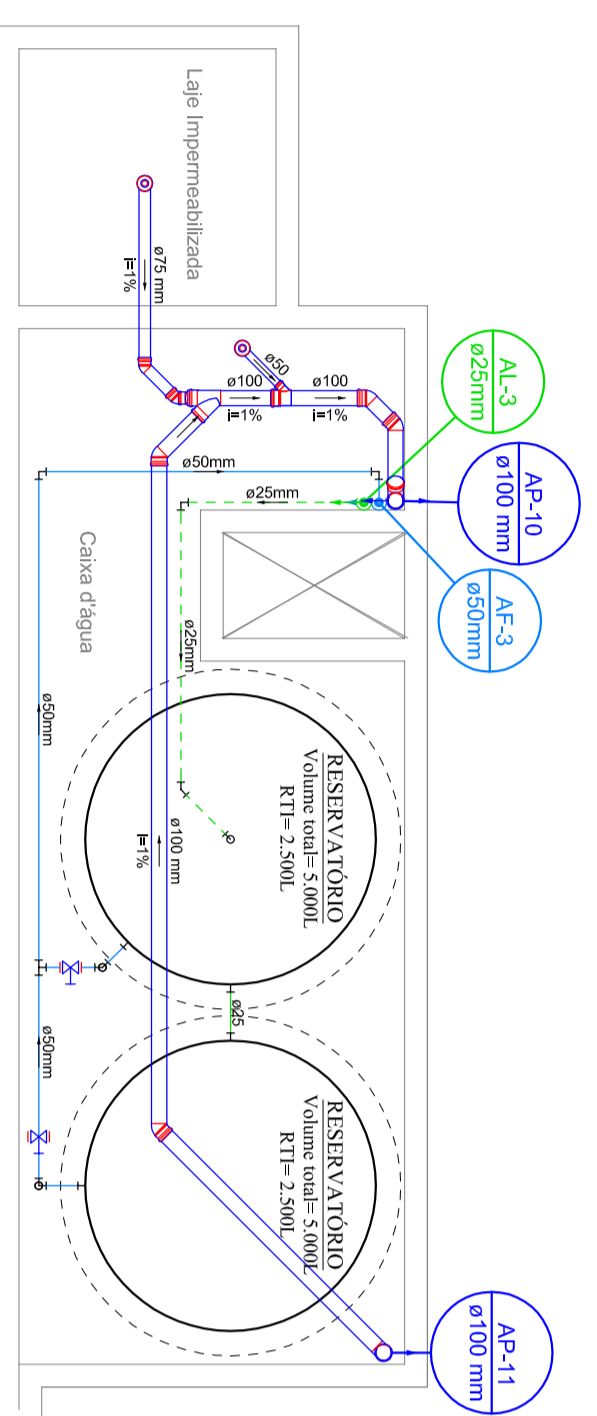

PLANTA BAIXA RESERVATÓRIO
Escala 1/50

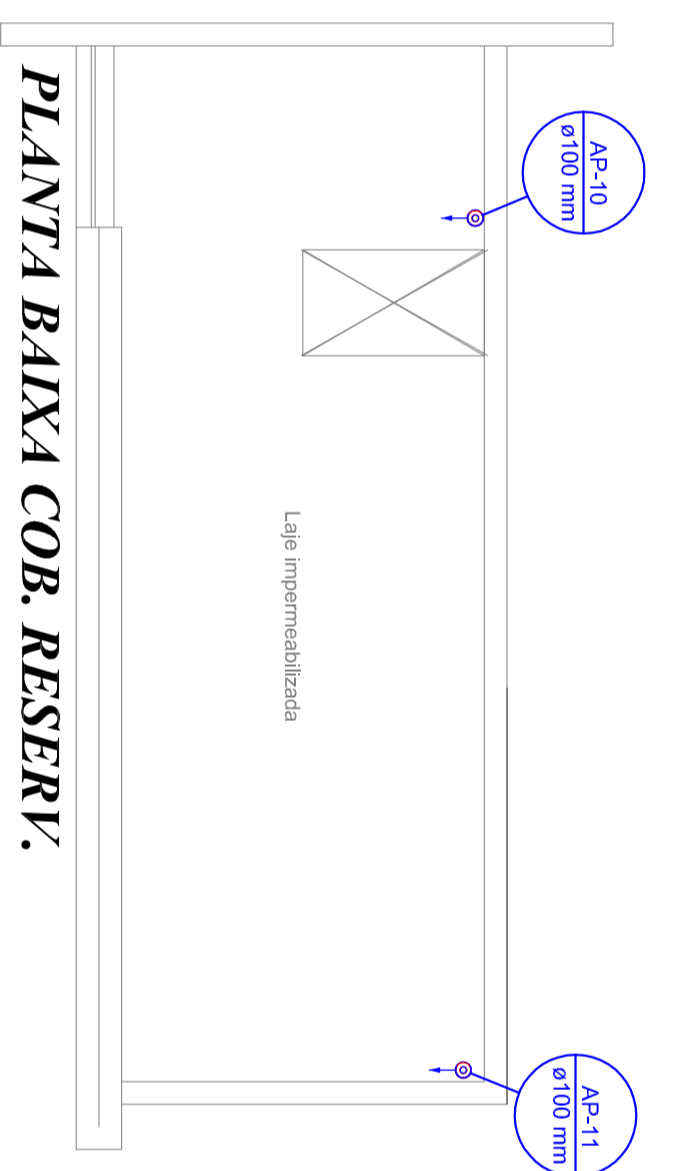

PLANTA BAIXA COR. RESERV.
Escala 1/50

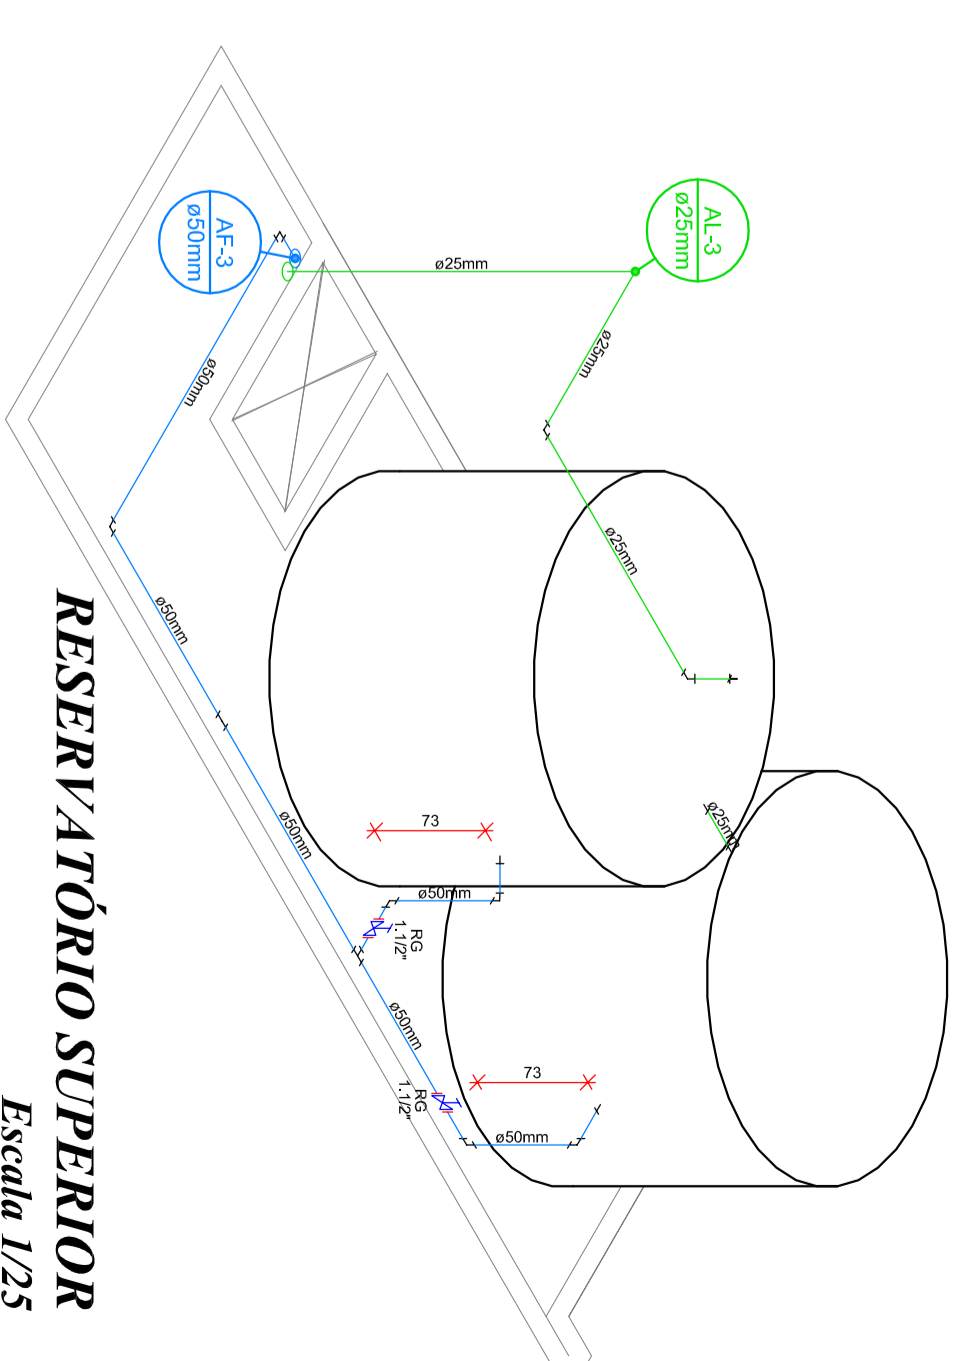

RESERVATÓRIO SUPERIOR
Escala 1/25

LEGENDA COLUMNS	
TO	Coluna de esgoto sanitário
TG	Coluna de gordura
TE	Coluna de água
AP	Coluna de água pluvial
CV	Coluna de ventilação
AF	Coluna de água alimentadora
AL	Coluna vem do superior e passa para o pav. inferior
↑	Coluna vem do pavimento superior
↓	Coluna vai para o pavimento inferior

Legenda	
○ Caixa Sifonada	
○ Curva 45 Longa para Esgoto Sanitário - sota	
○ Joelho 45	
○ Joelho 45 - desce	
○ Joelho 90	
○ Joelho 90 - coluna	
○ Junção simples	
○ Junção simples c/ redução	
○ Lavatório Residencial com sifão	
○ Lixa de comer - coluna	
○ Máquina de Lavar Louças DN 50mm	
○ Pia de Cozinha Residencial com Sifão 50mm	
○ Ramos pluviais	
○ Ramis de Ventilação	
○ Vaso Sanitário c/ J90°	

Observações:
- Linhas tracejadas encontram-se no teto do pavimento.
- Toda tubulação em linha continua encontra-se no piso do pavimento.

APPROVAÇÃO

CABREIRA RODRIGUES Soluções em Engenharia

Eng.º Civil Fabrício Ferreira Rodrigues
Eng.º Civil Diego Augusto De Castro
Eng.º Civil Bruna; Malon Fernandes

HIDROSSANITÁRIO

PROJETO RESPONSÁVEL PELO PROJETO

UNIVERSITA RESIDENCE

Eng.º Civil Diego Augusto De Castro
CRENSC 119185-3

Eng.º Civil Bruna; Malon Fernandes
CRENSC 142427

OBRA: PROPRIETÁRIO UNIVERSITA RESIDENCE

Rua Padre Dionísio da Cunha Lacer, 111 - Bairro Debon Tuberão - Santa Catarina

ASSUNTO: PLANTA BAIXA LAZER; PLANTA BAIXA CASA DE MÃO; PLANTA BAIXA COR. RESERV.; ISOMETRICO RESERVATÓRIO;

REVISÃO: 00 - 23/04/2018

REVISÃO: 01 - 30/08/2018

REVISÃO: 02 - 16/06/2018

REVISÃO: 03 - 03/05

CPNJ: 27.583.088/0001-65

Av. Barão Lima, 379 - 1º andar - CEP 88704-410 - Bairro Humaid - Itajaí/SC

PHONE: (48) 9 8814-0703 / (48) 3626-1881 - engenharia@cabraerodrigues.com.br