


PLANTA BAIXA GARAGEM
Escala 1/50


LEGENDA DE SÍMBOLOS

	PÓ ABC - 2-A20-B-C - 4kg (VER DET.)		PRIMAIDA HIBRANTE - Ø VARIÁVEL (VER ESQUENA VERTICAL)
	EXTINTOR DE GÁS CARBÔNICO - 4kg (VER DET.)		DIMENSÃO DA MANGUEIRA DO HIDRANTE
	MARCAÇÃO NO PISO (VER DET.)		PRIMAIDA GP - Ø VARIÁVEL (VER ESQUENA VERTICAL)
	LUMINÁRIA BLOCO AUTÔNOMO - 3W (VER DET.)		PLACA DE LOTAÇÃO MÁXIMA (VER DET.)
	PLACA INDICATIVA DE SAÍDA (VER DET.)		DIMENSÕES DOS DEGRÁUS DAS ESCADARIAS
	PLACA INDICATIVA DE SAÍDA COM ROTA DE FUGA (VER DET.)		GOVERNADO DE MADEIRA OU METALICO
	ACIONADOR DO ALARME (TIPO SH-SHOTTOS) (VER DET.)		GUARDA CORPO DE ALVENARIA (VER DET.)
	CENTRAL DE ALARME (VER DET.)		PLACA INDICATIVA DE Nº DOS PAVIMENTOS
	DETECTOR DE FUMAÇA (VER DET.)		PISO ANTIDERRAMANTE OU INCOMBUSTÍVEL
	PLACA INDICATIVA		PARDEE RESISTENTE AO FOGO (VER DETALHE)
	ABRIGO P/ MANGUEIRA (VER DET.)		PORTA CORTA FOGO, MADEIRA MACIÇA COM OU SEM FOLGAS (VER DET.) RESIST. 30,00 ou 90,00min.
	HIDRANTE DE RECALQUE (VER DET.)		ABERTURA DUTO VENTILAÇÃO JUNTO AO TETO, DIM. 1,20m X 0,70m (VER DETALHE)
	TERMINAL AEREO - H=4-5,0 m		CONDUTOR DE COBRE Nº 155 mm²
	DISCRIDA DO PARA RAIOS ESTRUTURAL (COBRE Nº 165 mm²)		PLACA DE EMERGÊNCIA INTERNA
	FOGO XX QUEIMADORES CONSUMO DE GP = 399 kcal/AL.MAN.		PLACA DE EMERGÊNCIA EXTERNA
	REGISTRO DE CORTE FECHO RAPIDO		QUADRO DE EQUILIBRAÇÃO DE POTENCIAL
	ABRIGO P/ MEDIADORES DE GP (VER DET.)		CABA DE ATERRAMENTO (VER DET.)
	VENTILAÇÃO PERMANENTE (VER DET.)		VALVULA DE CORTE GERAL DE GÁS

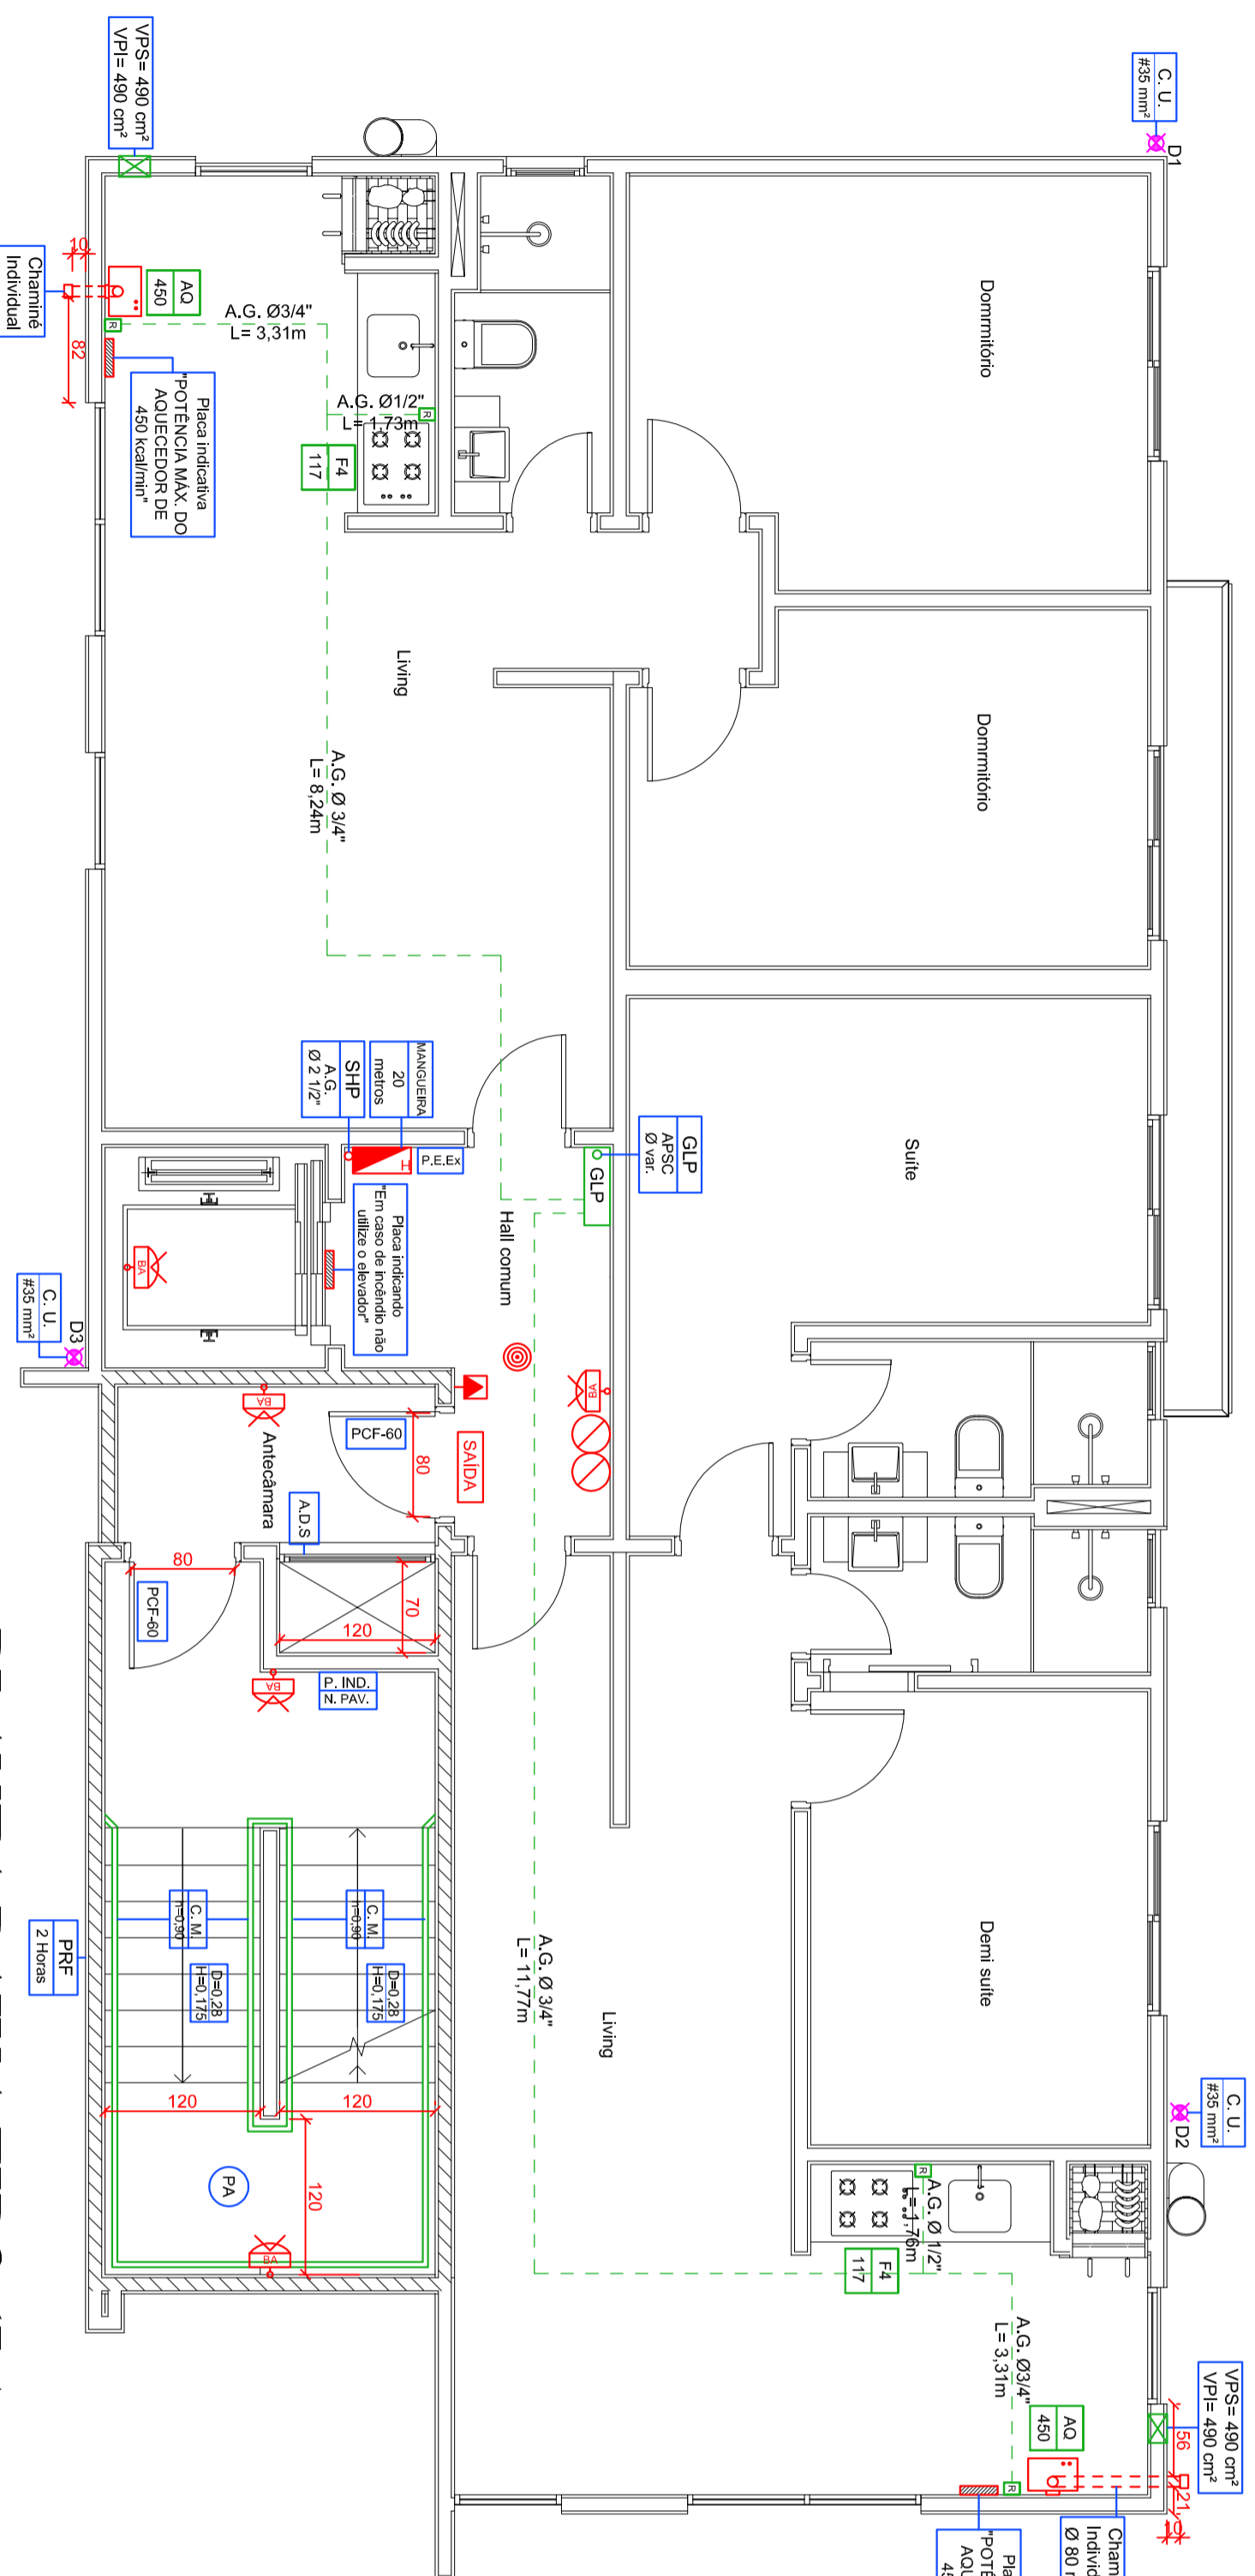

PLANTA BAIXA TIPO (7x)
Escala 1/50

DETALHE SAÍDA DA CHAMINÉ
DOS AQUECEDORES

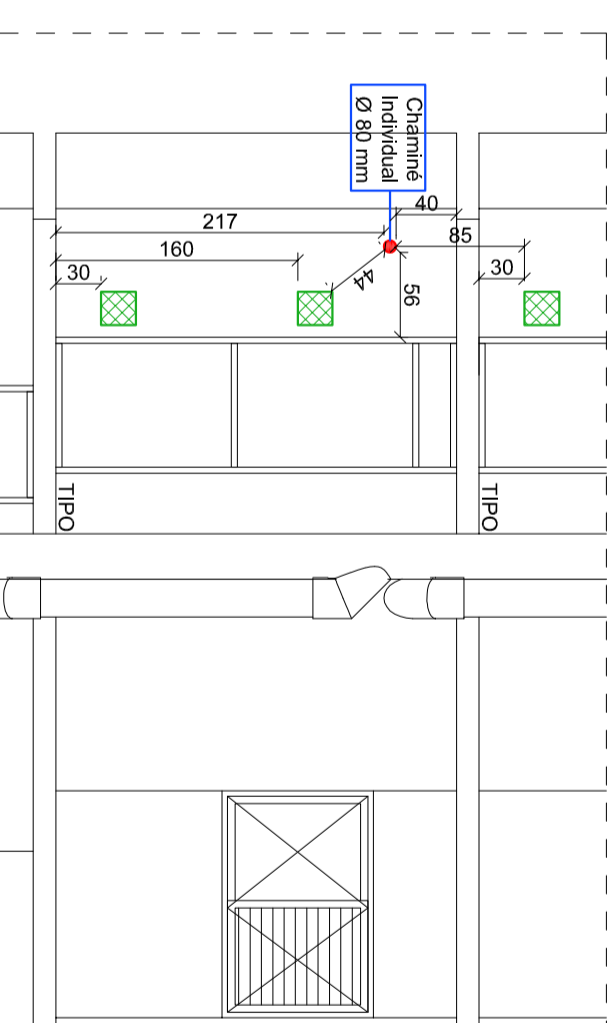

APROVAÇÃO

CABREIRA RODRIGUES
SOLUÇÕES EM ENGENHARIA

Engenheiro Técnico
Eng.º Civil Cristiano Vinícius Fernandes
Eng.º Civil Fabrício Ferreira Rodrigues
Eng.º Civil Diego Augusto De Cesaro
Eng.º Civil Brant Milton Fernandes

PROJETO **PREVENTIVO CONTRA INCÊNDIO**

RESPONSÁVEL PELO PROJETO

Eng.º Civil Diego Augusto De Cesaro
CRENSC 119185-3

Eng.º Civil Brant Milton Fernandes
CRENSC 147427

OBRA: PROPRIETÁRIO

UNIVERSITA RESIDENCE
Rua Padre Dionísio da Cunha Lacerd, 111 - Bairro Delson Tibarido - Santa Catarina

ASSUNTO:
- PLANTA BAIXA GARAGEM;
- PLANTA BAIXA TIPO 'X'.

REVISÃO/DATA
REVISÃO: 01 - 07/06/2018

GNP: 27.583.08890001-65

REVISÃO/DATA
REVISÃO: 01 - 07/06/2018

GNP: 27.583.08890001-65

REVISÃO/DATA
REVISÃO: 01 - 07/06/2018

GNP: 27.583.08890001-65

Av. Barão Lima, 379 - 1º andar - CEP 85704-410 - Bairro Humaitá - Itaipava/SC
FONE: (48) 9 8814-0703 / (48) 3626-1881 - engenharia@cabrairodriguez.com.br