

PLANTA BAIXA CAIXA D'ÁGUA
Escala | 1/100

LEGENDA TEXTUAL			
AF	ÁGUA FRIA	RG	REGISTRO DE GAVETA
AL	ALIMENTAÇÃO	RP	REGISTRO DE PRESSÃO
EX	TUBO EXTRAVASOR	TG	TUBO DE GORDURA
PVC	POLICLORETO DE VINILA	TJ	TORNEIRA DE JARDIM
RE	ÁGUA DE REUSO PLUVIAL	TQ	TUBO DE QUEDA
DET 01	INDICAÇÃO DE DETALHE HIDRÁULICO		

LEGENDA GRÁFICA			
	REGISTRO	TUBO EXTRAVASOR	
	FLUXO	TUBO DE ÁGUA FRIA	
	TORNEIRA DE JARDIM	TUBULAÇÃO ENTERRADA	
	BOMBA DE RECALQUE	TUBO DE ALIMENTAÇÃO	
		TUBULAÇÃO ENTERRADA	
		TUBO DE ARDENTAMENTO PLUVIAL	
		TUBULAÇÃO ENTERRADA	


QUADRO DE REVISÕES			
REVISÃO	DESCRIÇÃO	DATA	DESENHO
01	EMISSÃO INICIAL	26/05/2018	MANNA
02	ALTERAÇÕES CONFORME ATUALIZAÇÃO DE ARQUITETURA	13/05/2018	MANNA

APROVAÇÕES


PROPRIETÁRIO	RESPONSÁVEL TÉCNICO
—	ROBSON CARLOS SANTOS CREA/SC: 060935-8

PROPRIETÁRIO	MANNAN DE LIMA		
EDIFICAÇÃO	EDUCACIONAL E.B. JOÃO PAULO II		
ENFEREIRO	—		
PROJETO	HIDROSSANITÁRIO	ARQUIVO	0641.HID.EX.009 CaixaÁgua.R01
CONTIÚDO	CAIXA D'ÁGUA ÁGUA FRIA E REUSO	ETAPA	EXECUTIVO
		FECHA	INDICADA
			HID-009

MAGNUS PROJETOS CONSTRUÇÕES E REPRESENTAÇÕES COMERCIAIS LTDA | CREA 088683-1 | CAU 18198-6 | CNPJ 09.549.705/0001-37
Rua Urbino Müller, 533 - Sala 02 - Espinheira - CEP: 88301-401 - ITAUNA/SC. Fone: (47) 3326-2300 / 3346-5563 | e-mail: contato@magnusprojetos.com.br

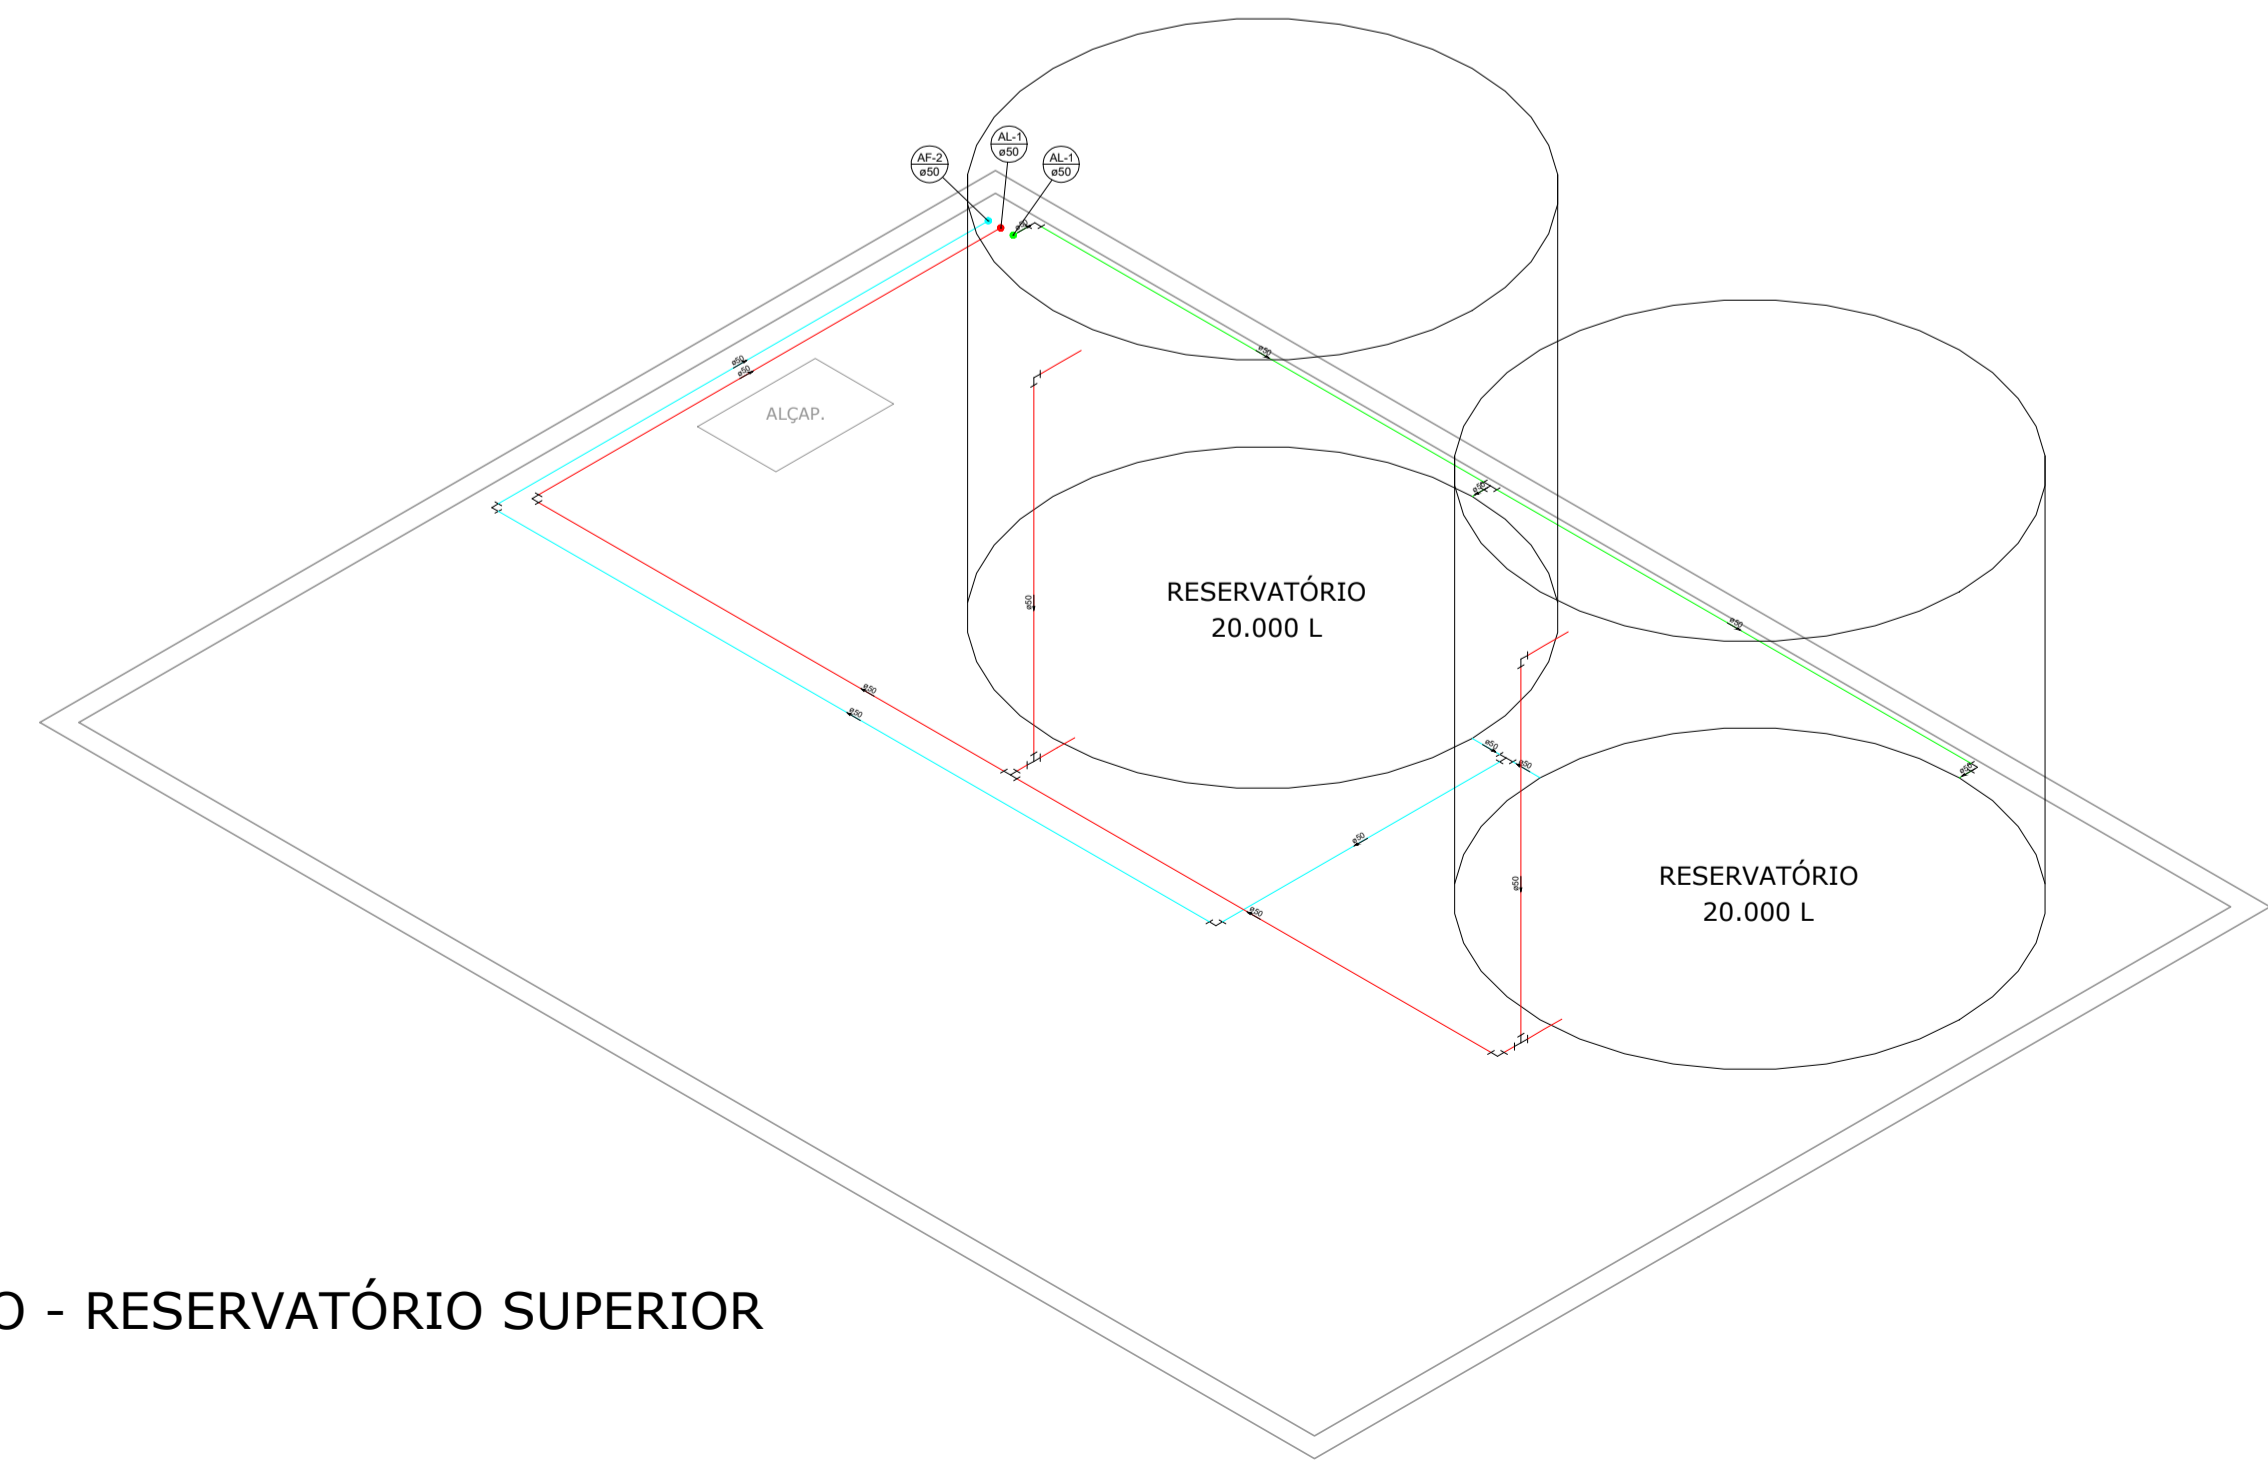

ISOMÉTRICO - RESERVATÓRIO SUPERIOR
Escala | 1/50

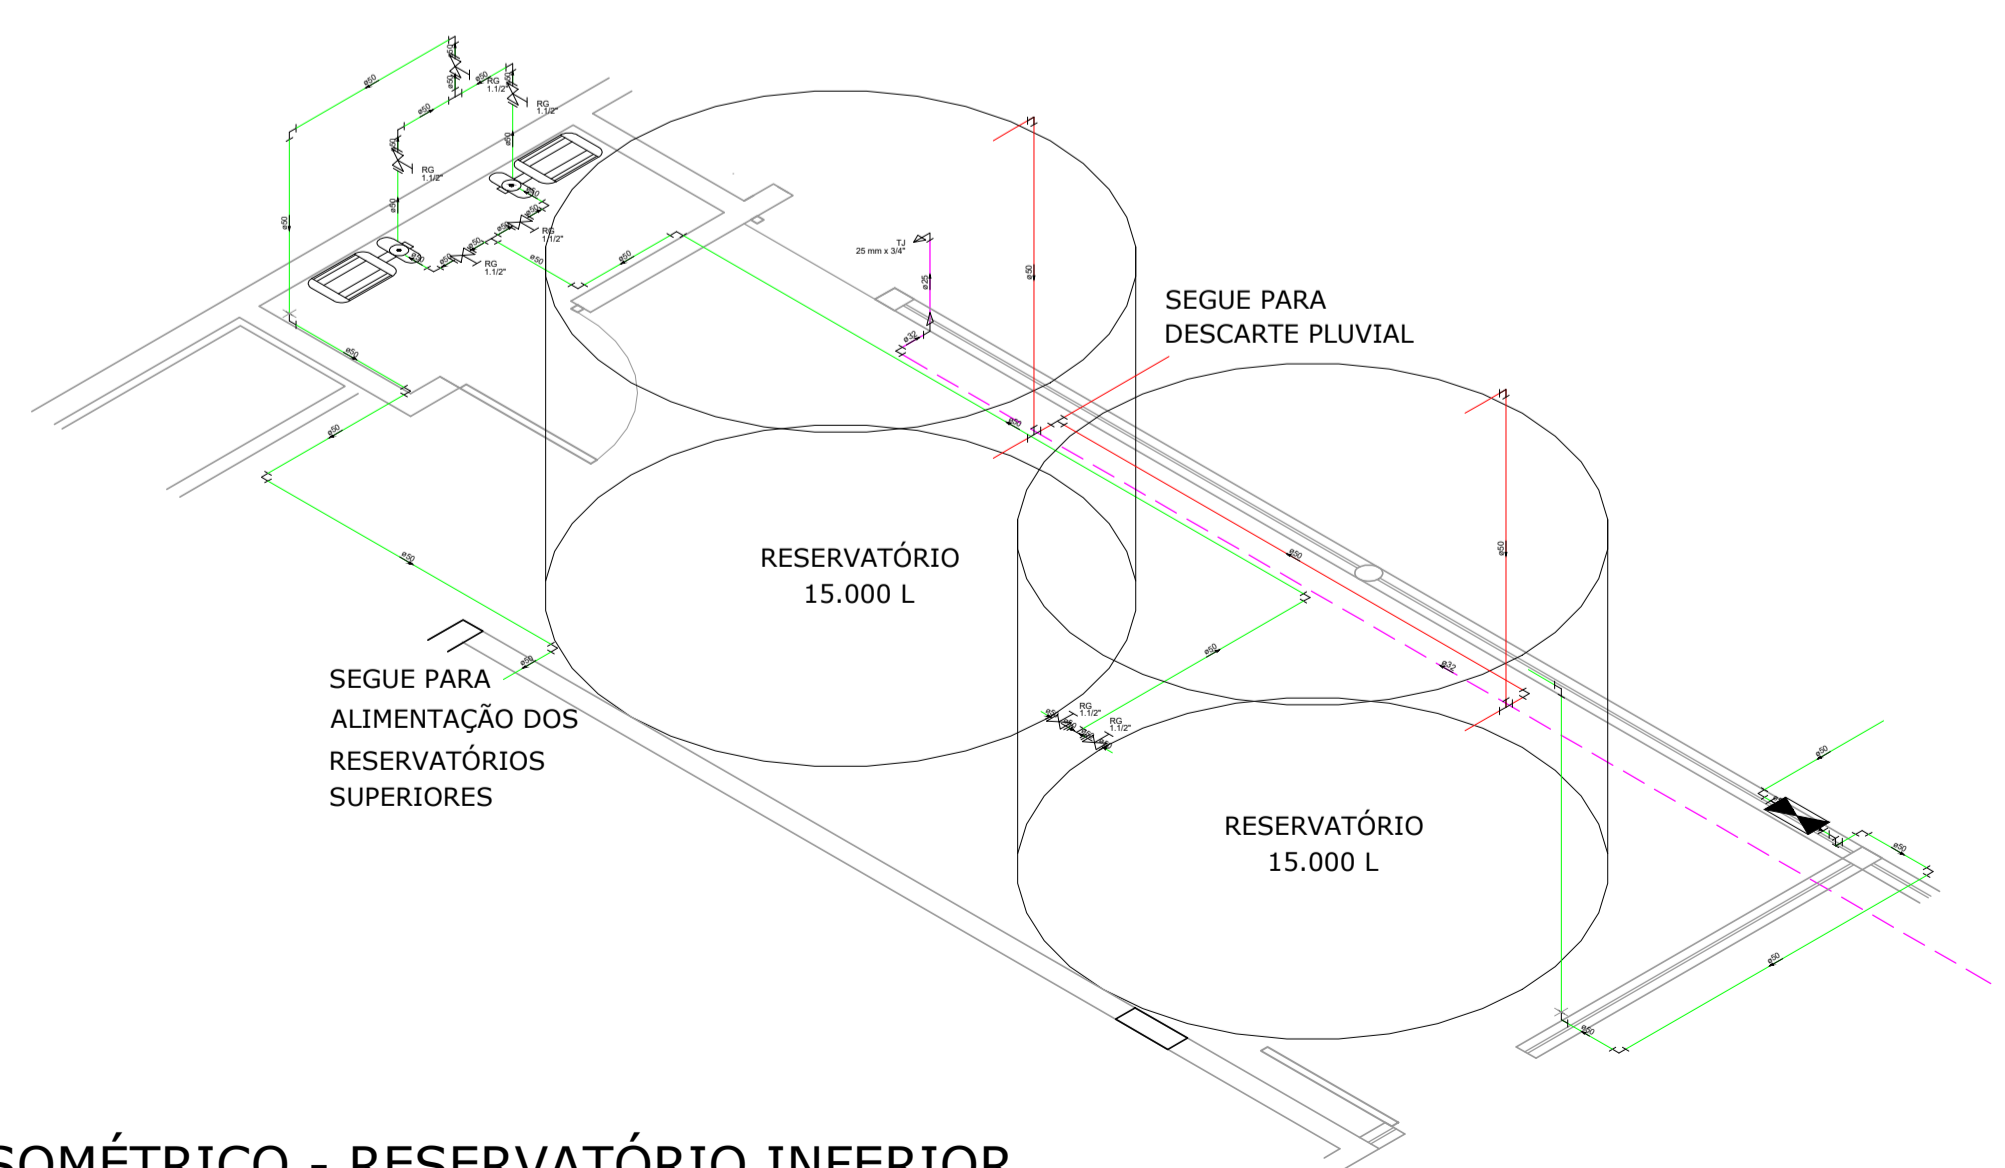

ISOMÉTRICO - RESERVATÓRIO INFERIOR
Escala | 1/50