




PLANTA BAIXA COBERTURA
Esc. 1:50

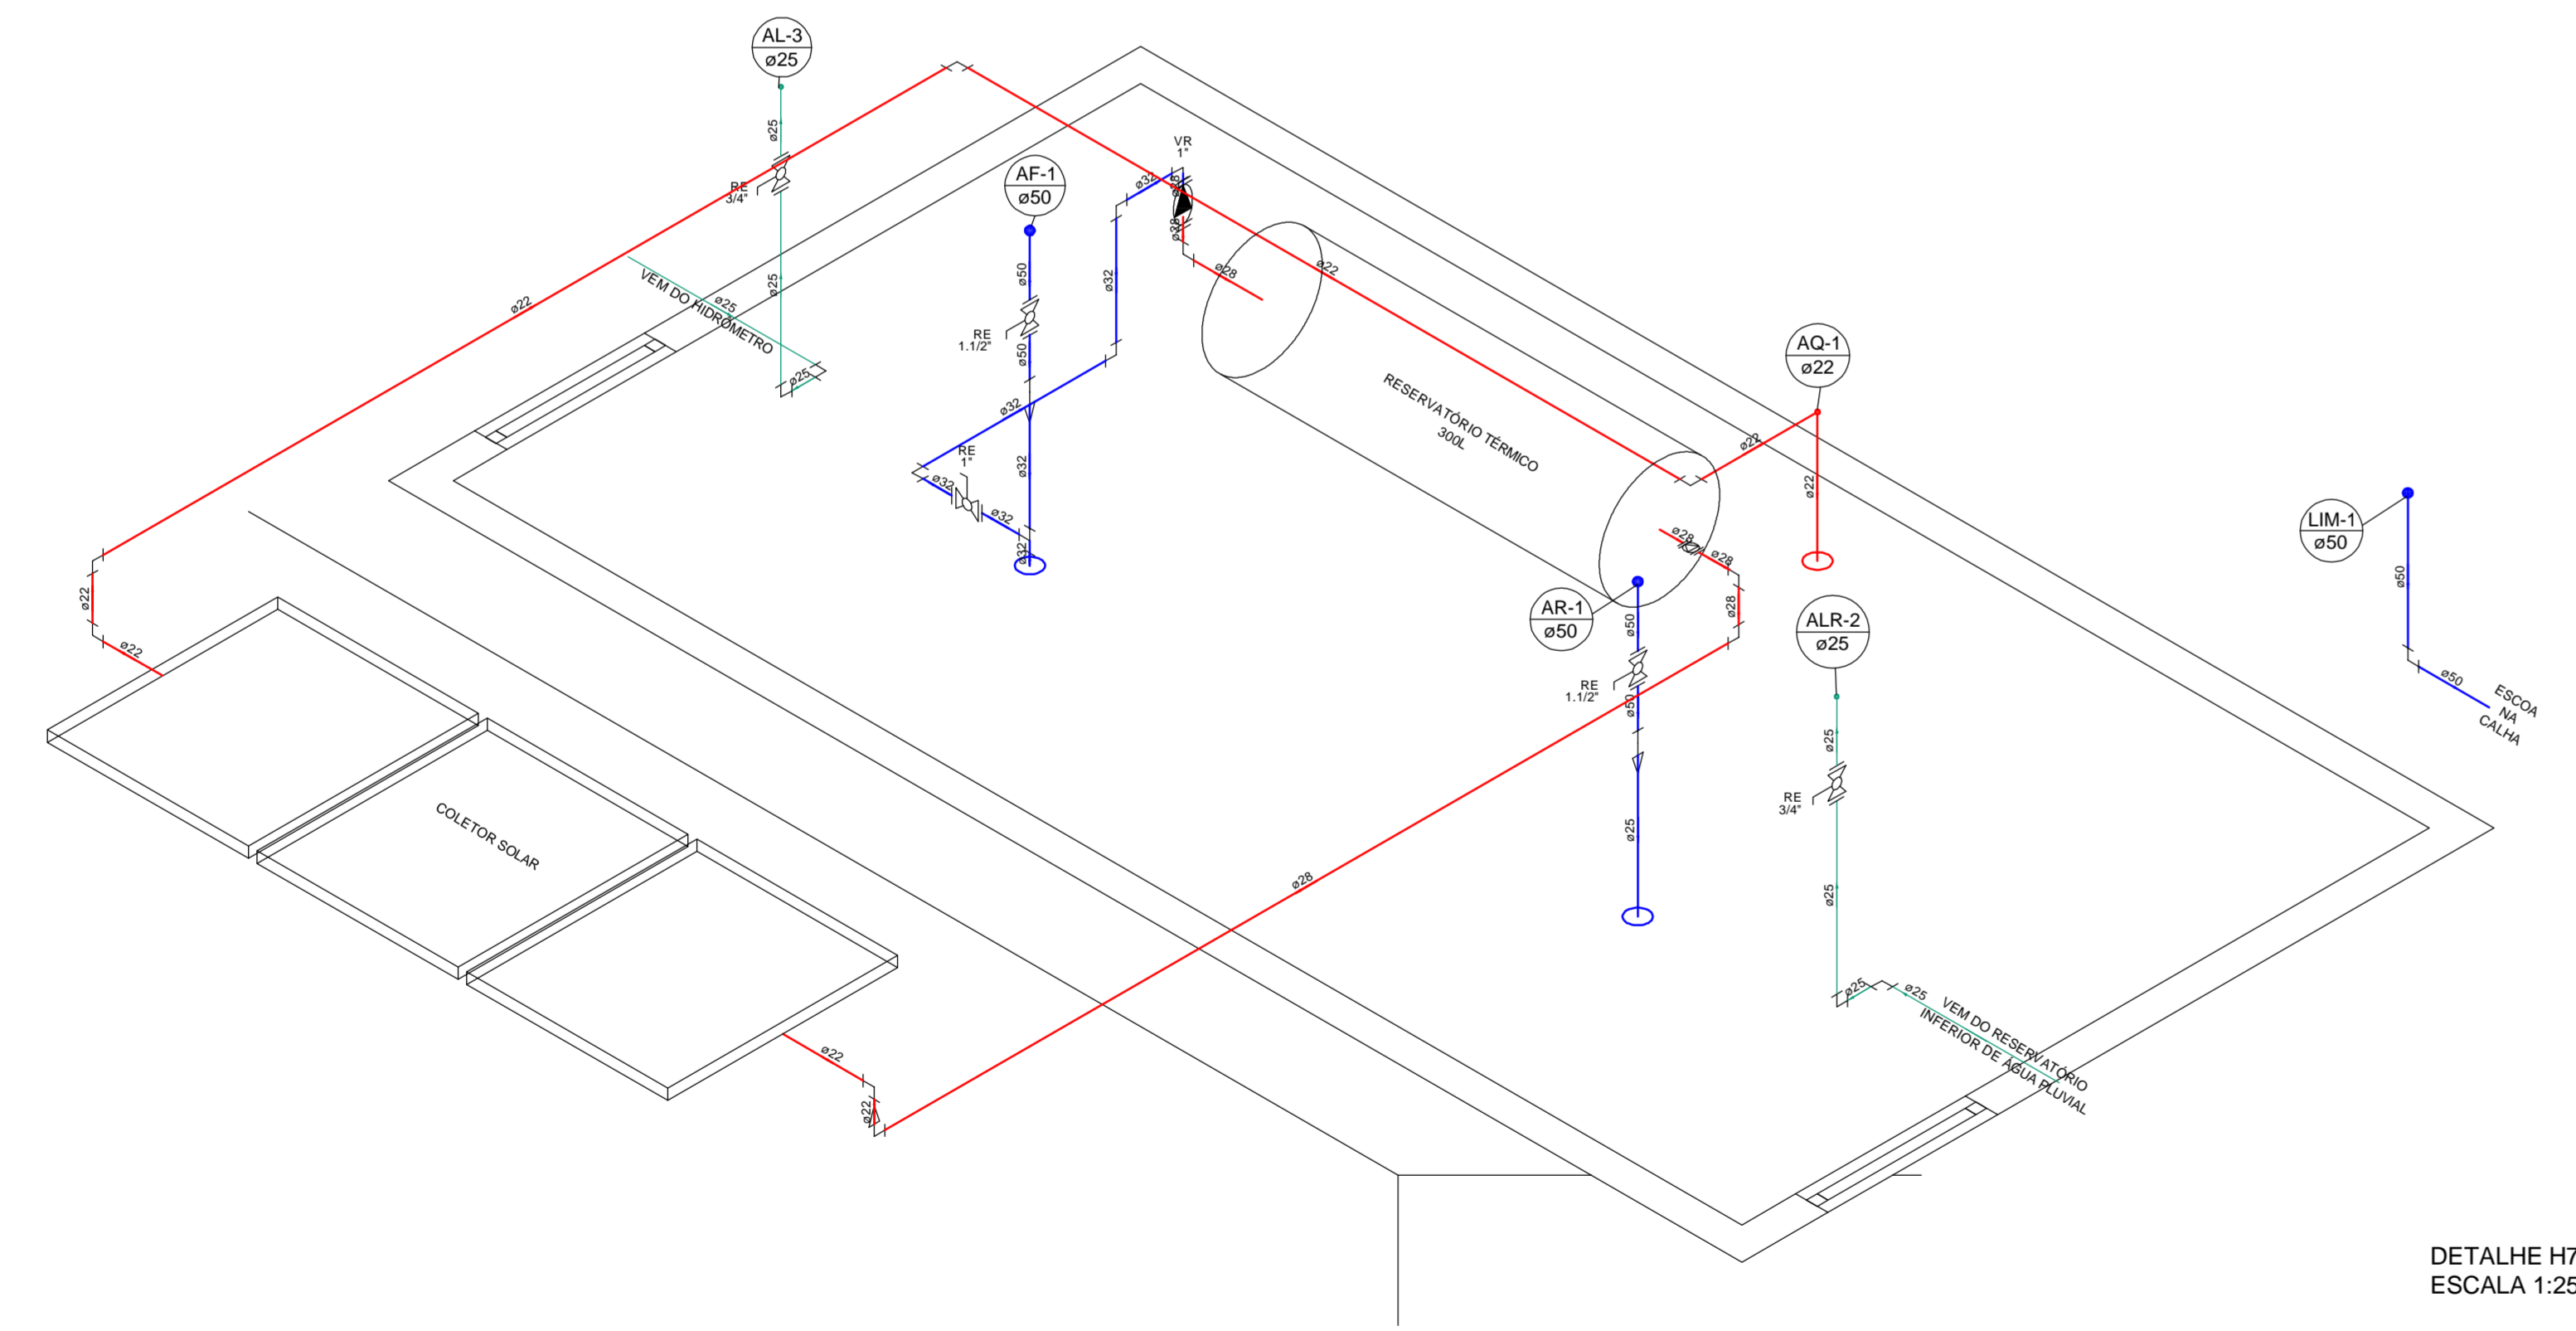


DETALHE H7
ESCALA 1:25

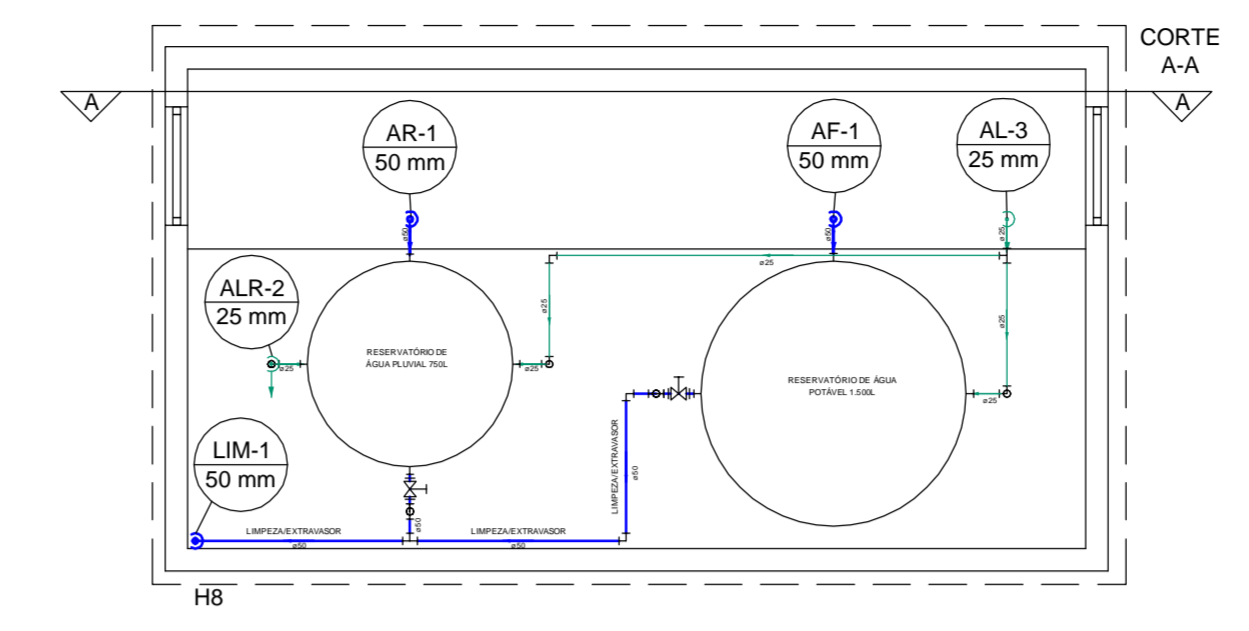

PLANTA BAIXA RESERVATÓRIO
Esc. 1:50

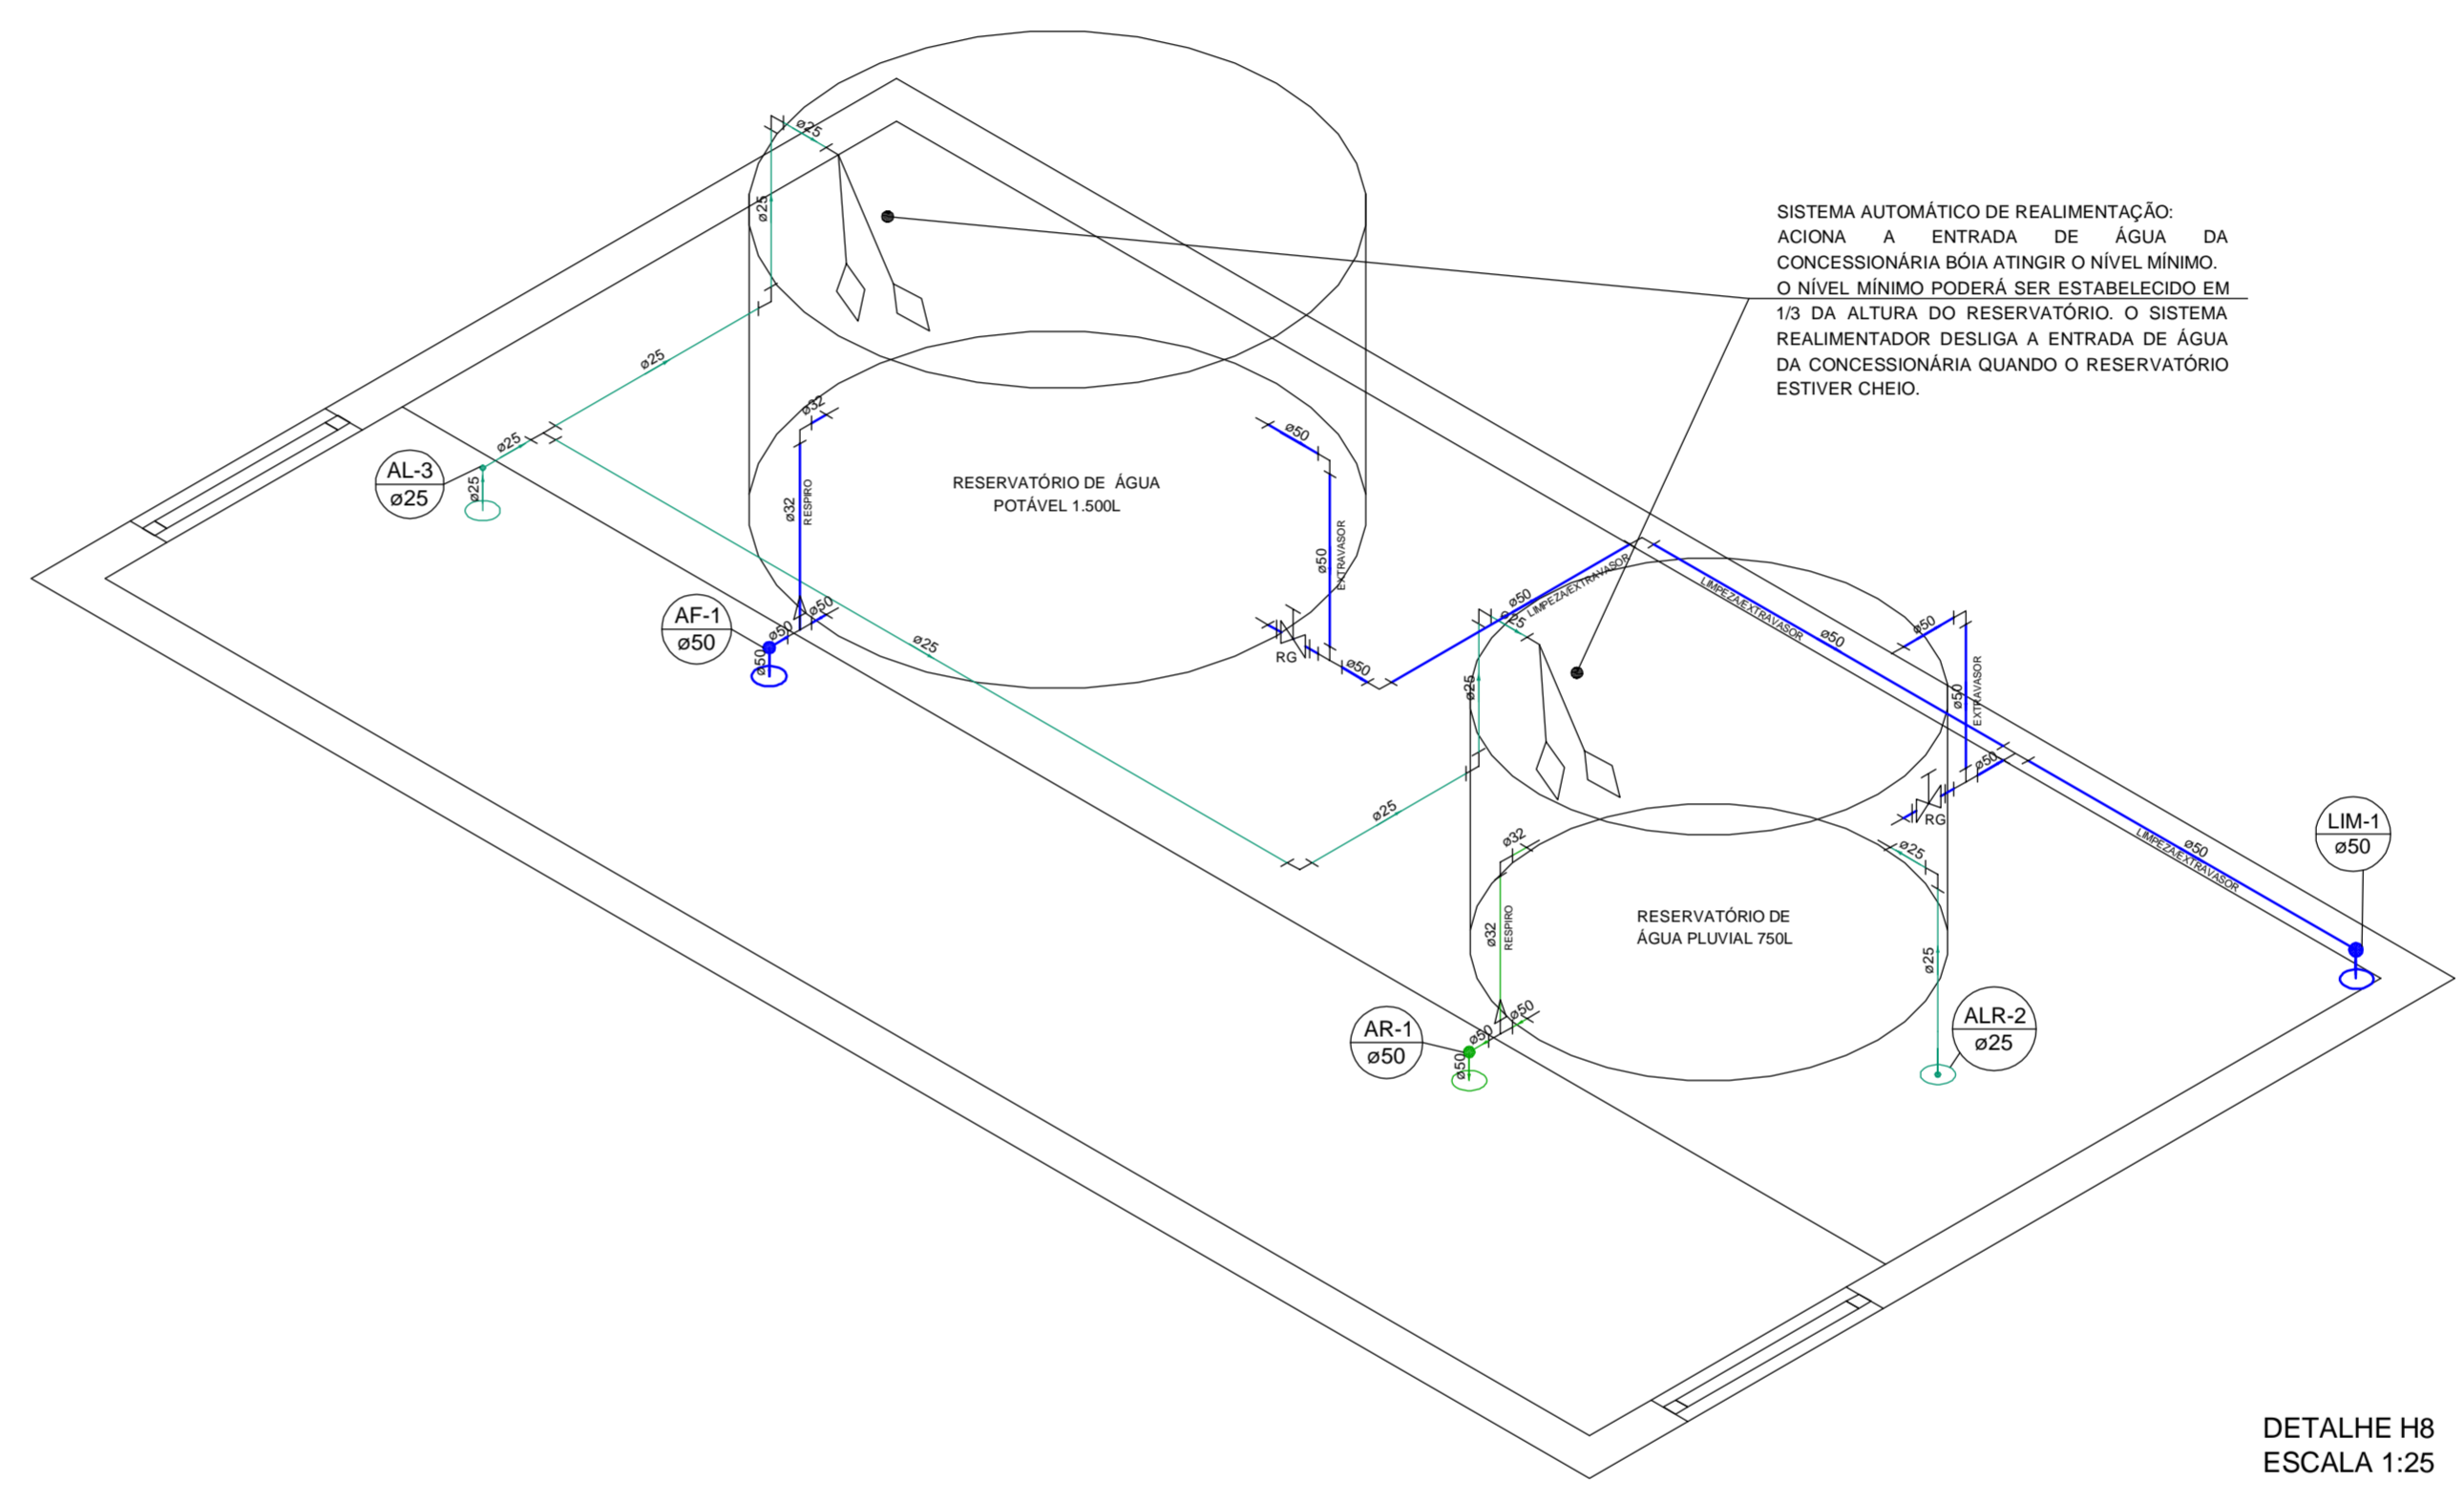

DETALHE H8
ESCALA 1:25

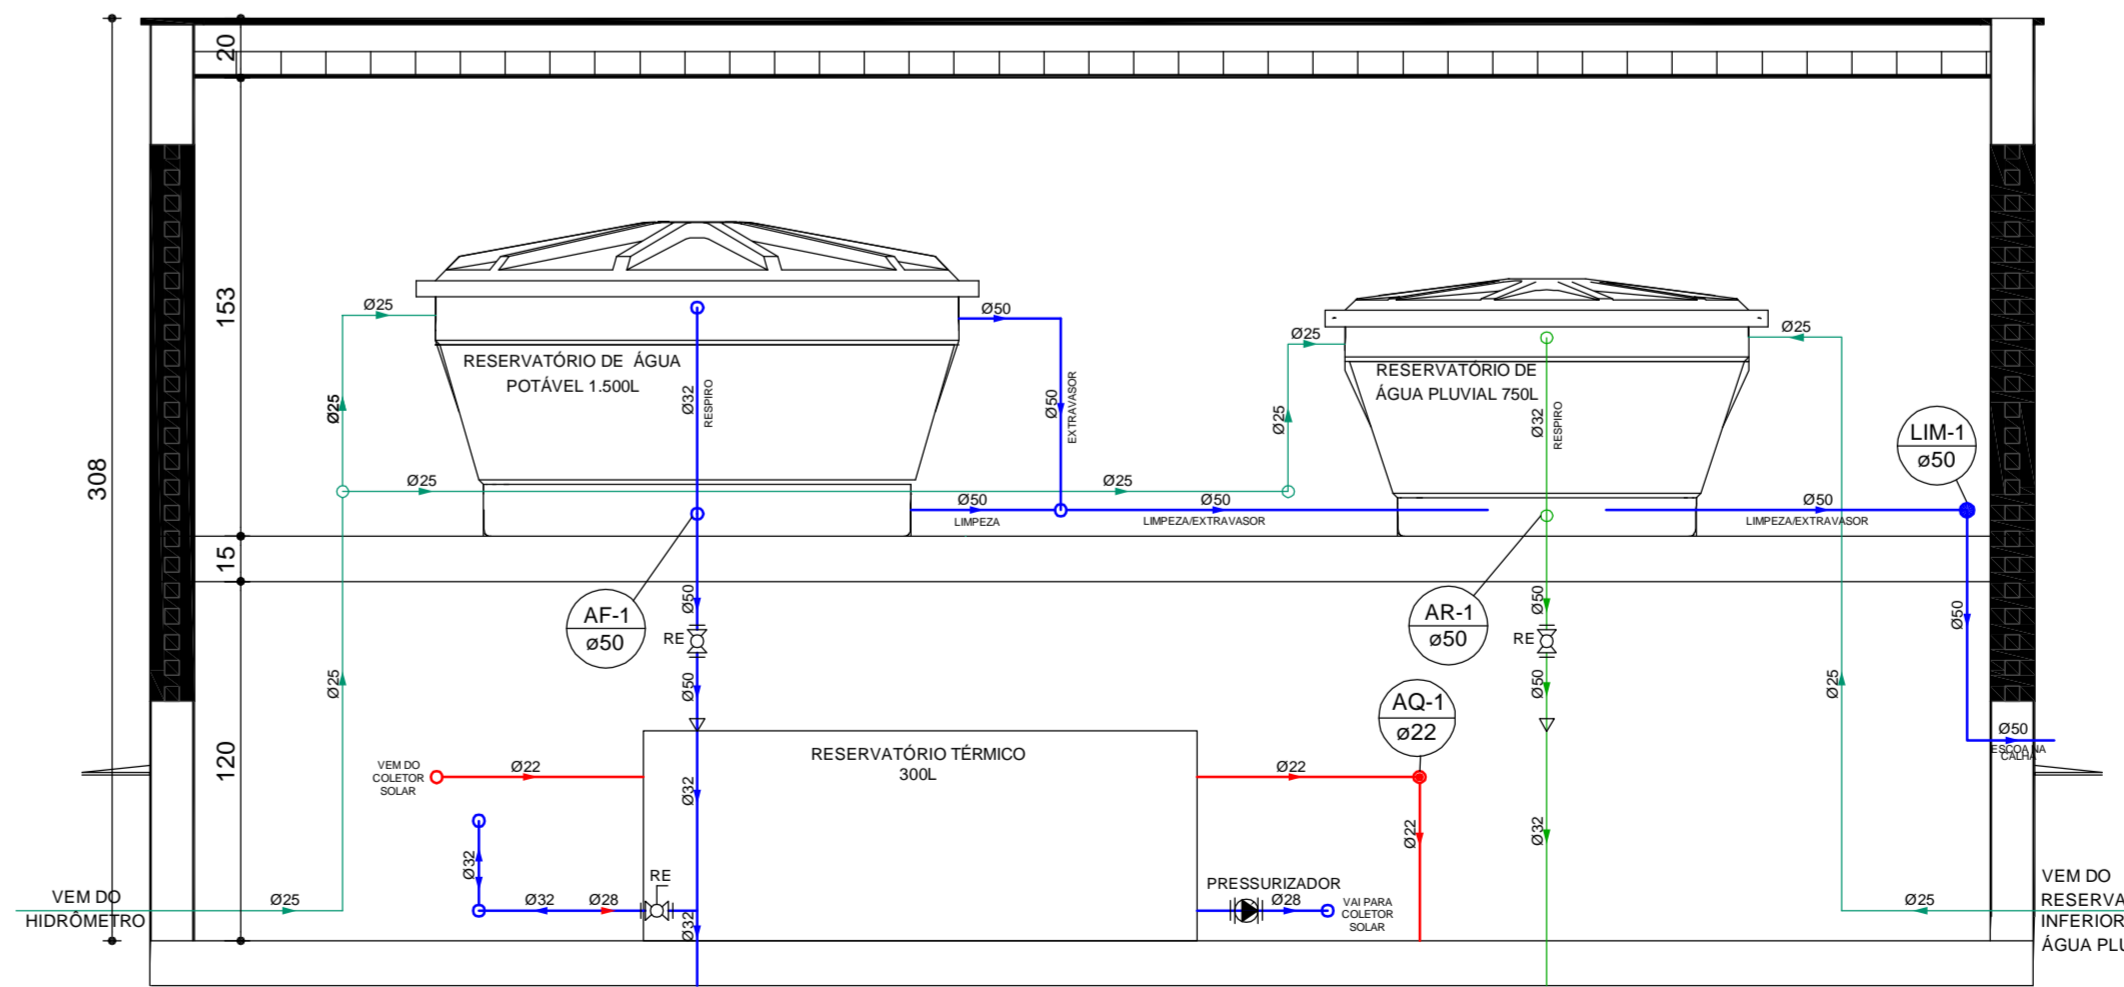

CORTE AA - RESERVATÓRIO
ESCALA 1:25

LEGENDA	
	TUBULAÇÃO DE ÁGUA FRIA
	TUBULAÇÃO DE ÁGUA QUENTE
	TUBULAÇÃO DE RETORNO DA ÁGUA QUENTE
	TUBULAÇÃO DE ÁGUA DE REUSO
	TUBULAÇÃO DE ALIMENTAÇÃO
	AF - VISTA SUPERIOR DA COLLINA DE ÁGUA FRIA
	AQ - VISTA SUPERIOR DA COLLINA DE ÁGUA QUENTE
	RET - VISTA SUPERIOR DA COLLINA DE RETORNO DA ÁGUA QUENTE
	AR - VISTA SUPERIOR DA COLLINA DE ÁGUA DE REUSO
	AL - VISTA SUPERIOR DA COLLINA DE ÁGUA DE ALIMENTAÇÃO
	ALR - VISTA SUPERIOR DA COLLINA DE ÁGUA DE REUSO QUE VEM DA CISTERNA PARA CAIXA D'ÁGUA
	ALR - VISTA SUPERIOR DA COLLINA DE ÁGUA QUE VEM DO POÇO ARTESIANO
	REGISTRO DE PRESSÃO CPVC
	REGISTRO BRUTO GAVETA PVC SOLDÁVEL OU CPVC
	REGISTRO ESFERA PVC SOLDÁVEL
	VÁLVULA DE SUÇÃO PVC SOLDÁVEL
	BOMBA PRESSURIZADORA
	CURVA 90°
	CURVA 45°
	TÊ
	PONTO DE UTILIZAÇÃO
	SENTIDO DO FLUXO
	HIDRÔMETRO
	LAVATÓRIO
	VASO SANITÁRIO CAIXA ADOPLADA
	TORNEIRA DE JARDIM
	CHUVEIRO
	DUCHA HIGIÊNICA
	GELADEIRA
	MÁQUINA DE LAVAR LOUÇA
	PIA DE COZINHA
	PURIFICADOR
	TANQUE DE LAVAR ROUPAS
	MÁQUINA DE LAVAR ROUPAS
	REGISTRO DE GAVETA
	REGISTRO DE ESFERA
	REGISTRO DE PRESSÃO
	VÁLVULA DE RETENÇÃO
	BOMBA HIDRÁULICA - RECALQUE



RESPONSÁVEL TÉCNICO: PROJETO	RESPONSÁVEL TÉCNICO: EXECUÇÃO	PROPRIETÁRIO
ANDRIGO ANTONELLI CREA/SC 118463		CRISTIAN DORINI CPF: 007.000.7046

PRONCHIA:
PROJETO HIDROSSANITÁRIO
EDIFICAÇÃO RESIDENCIAL
COBERTURA E RESERVATÓRIO
PLANTA BAIXA HIDRÁULICA, DETALHES H7 E H8 E CORTE AA

LOCALIZAÇÃO: RUA ANIBAL FERRO, 160 - CAPINZAL/SC CEP: 89.665-000	PRONCHIA: 05 / 11
ESCALA: INDICADA	DATA: 11/2017
DESENHISTA: JULIA BRUCH	DESENHO Nº: 01